

Województwo: pomorskie

Powiat: słupski

Jednostka ewidencyjna: 221209_2, Smołdzino

Obręb: 0008, Gardna Wielka

Poświadczam, zgodność niniejszej kopii z treścią materiału państwowego zasobu geodezyjnego i kartograficznego	
Organ prowadzący państwowy zasób geodezyjny i kartograficzny	STAROSTA SŁUPSKI
Nazwa materiału zasobu	MAPA ZASADNICZA
Identyfikator ewidencyjny materiału zasobu	WYDRUK Z BAZY
Data wykonania kopii	08 01 2018
Imię, nazwisko i podpis osoby reprezentującej organ	<i>[Signature]</i>

MAPA ZASADNICZA


obr. Gardna Wielka 0008: dz. 628

SKALA 1:1000

PLAN ZGAGOPODAROWANIA TERENU
ZALĄCZNIK NR 1

DO ZGŁOSZENIA Z DNIA 25.01.2018R.

skala 1:1000

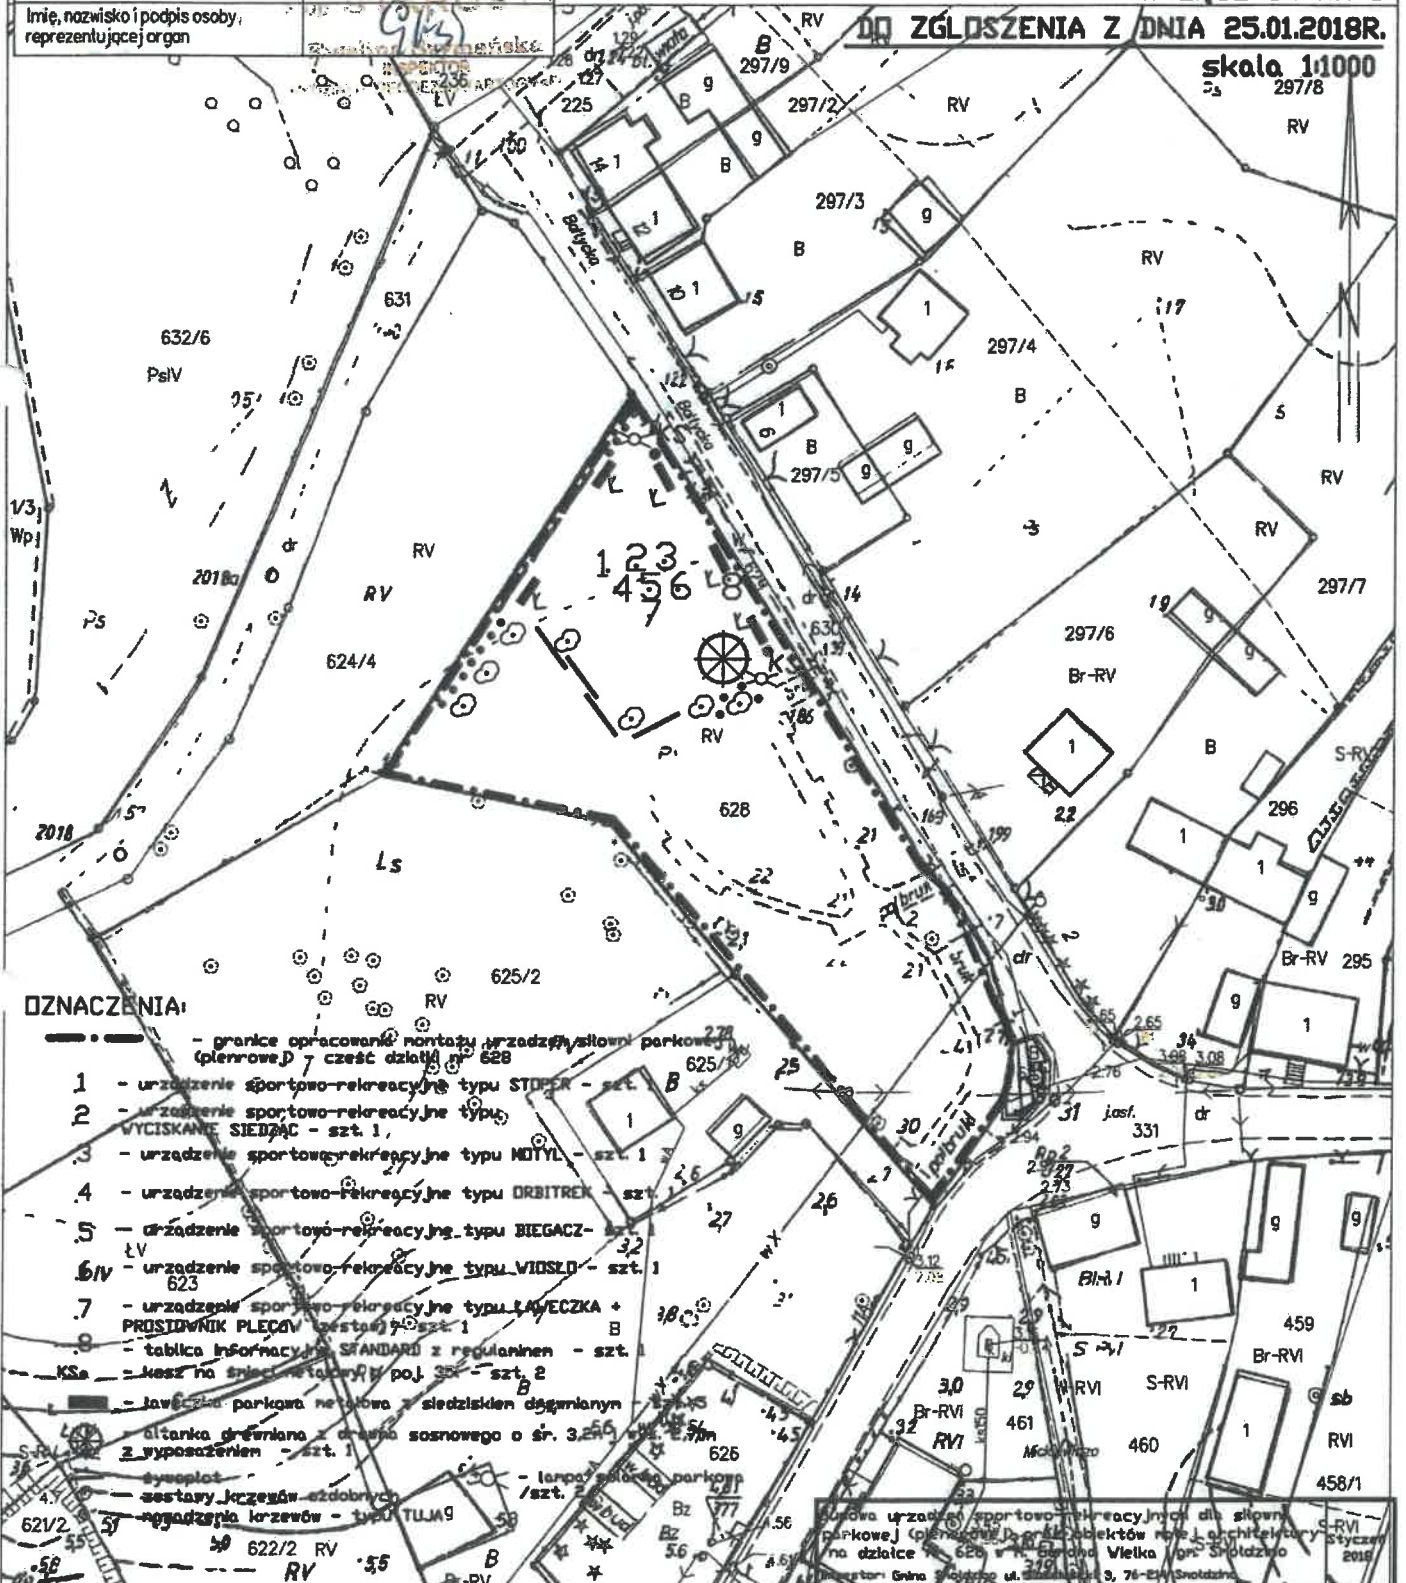

OZNACZENIA:

- granice opracowania projektu urządzenia słowni parkowej (planowa) część działki nr 628
- 1 - urządzenie sportowo-rekreacyjne typu STOPER - szt. 1
- 2 - urządzenie sportowo-rekreacyjne typu WYCISKANIE SIEDZAC - szt. 1
- 3 - urządzenie sportowo-rekreacyjne typu MOTYL - szt. 1
- 4 - urządzenie sportowo-rekreacyjne typu ORBITREK - szt. 1
- 5 - urządzenie sportowo-rekreacyjne typu BIEGACZ - szt. 1
- 6/IV - urządzenie sportowo-rekreacyjne typu WIDZIOŁO - szt. 1
- 7 - urządzenie sportowo-rekreacyjne typu ŁAWECZKA + PRÓSTOKĄTNIK PLECIOV (szt. 1) - szt. 1
- 8 - tablica informacyjna STANDARD z regulacjami - szt. 1
- KSa - kieszonka na śpiaczkę (szt. 1) - szt. 2
- ławeczka parkowa metalowa z siedziskiem drewnianym
- altanka drewniana z dachem sosnowego o śr. 3,2m z wyposażeniem - szt. 1
- sygnalizator
- zestawy krzewów ozdobnych
- ogrodzenie krzewów - typu TULIAG
- lampy solarne parkowe / szt. 2

Plan urządzenia sportowo-rekreacyjnego dla słowni parkowej (planowa) z projektami obiektów rob. i architektonicznych na działce nr 628 w obr. Gardna Wielka (obr. Smołdzino) powiat Słupski ul. Smołdzin 3, 76-210 Smołdzino

Słupsk dn. 2018-01-08
Sporządził(a) wydruk-Oskar Matyszewski

Tytuł rysunku Plan zagospodarowania terenu		skala 1:500
autor tech. bud. Zygmunt Połębniak upr. nr. ewid. AN/8346/139/79 o specj. architektonicznej	opracował Krzysztof Maciejewski	nr rys. 1